


PLANTA BAIXA QUIOSQUE

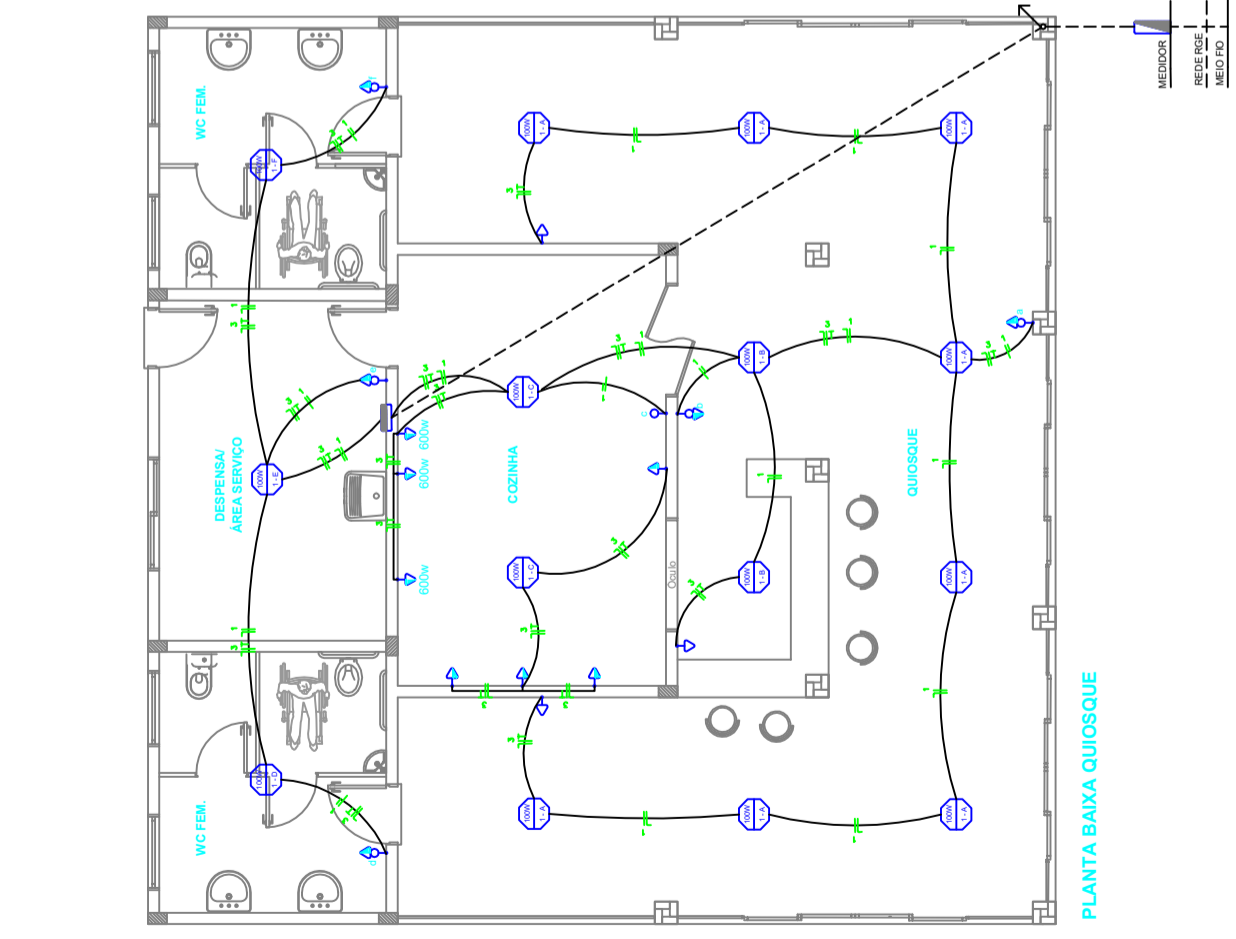


PLANTA BAIXA QUIOSQUE

QUADRO DE CARGAS

DESC.	LAMPADAS (P)	TOMADA(S)	CHUVEIRO(S)	TOTAL	DESMONTAR	CONDUTOR
1	60	100	800	5.800	WHTS	mm ²
2	15	-	-	1.500	10	1,5
3	-	12	-	3.000	10	2,5
TOTAL	15	12	03	3.000	40	10,0

- LEGENDA ELÉTRICO**
- CONDUTORES NEUTRO, FASE, RETORNO E TERRA
 - CAIXA DE DISTRIBUIÇÃO
 - INTERRUPTORES TRIPLO, HOTEL E SIMPLES
 - INTERRUPTOR TOMADA MÉDIA (100 W) (H=110 cm)
 - TOMADAS BAIXAS DE 100 W (H=40 cm)
 - TOMADA MÉDIA DE 100 W (H=110 cm)
 - TOMADA ALTA DE 5000 W (H=210 cm)
 - CAIXA DE SADA NÚMERO 01, P/ TELEFONE
 - PONTO NET
 - LAMPADAS

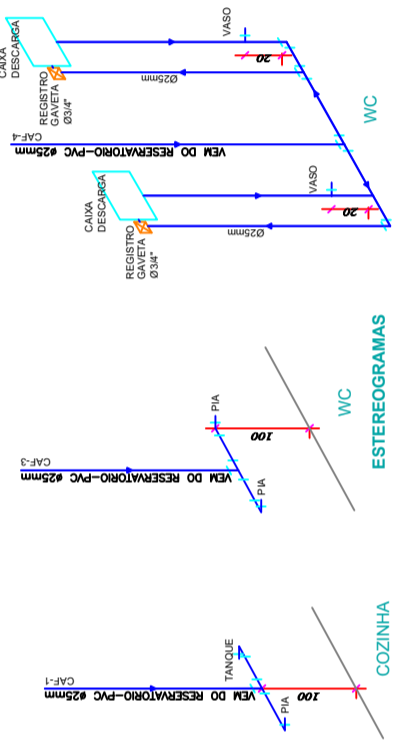

ESTEREOGRAMAS



Av. XV de Novembro, 69, sala 307 - Erechim/RS
Fone/Fax: 51 3221.9890 - e-mail: direnge@hotmail.com

CONSTRUÇÃO DE QUIOSQUE EM ALVENARIA	
ENDEREÇO:	PRAÇA CENTRAL BENJAMIM CONSTANT DO SUL/RS
PROPRIETÁRIO:	MUNICÍPIO DE BENJAMIM CONSTANT DO SUL
RESPONSÁVEL TÉCNICO:	MARLEI SALETE OGRODOWSKI Eng.ª Civil - CREA/RS 89800
FRANQUIA:	DATA: 05/2025 DESENHO: DANIELA ESCALA: 1:50
03/03	PROJETO ELÉTRICO PROJETO HIDROSSANITÁRIO